

## OŚWIADCZENIE

Zarząd Wspólnoty Mieszkaniowej Nieruchomości przy ul. Wolskiej 66 w Warszawie dla której założona jest Księga Wieczysta nr WA4M/00074748/9 uprawniony do samodzielnej reprezentacji Wspólnoty Mieszkaniowej w ramach zwykłego zarządu nieruchomością, oświadcza, że:

- 1) udziela Veolia Energia Warszawa S.A. z siedzibą w Warszawie (dalej Veolia), zgody na przebudowę i umieszczenie sieci ciepłowniczej/przyłącza sieci ciepłowniczej/ komory ciepłowniczej\* wraz z towarzyszącą infrastrukturą oraz kanalizacją teletechniczną i światłowodem..... na nieruchomości, tj. działce ewidencyjnej nr 189 z obrębu 6-03-18 (dalej: nieruchomość), zgodnie z mapą stanowiącą załącznik nr 1 i w związku z powyższym udostępnia Veolia nieruchomość celem wykonania prac budowlanych i zorganizowania zaplecza budowy.
- 2) niniejsza zgoda stanowi podstawę do złożenia oświadczenia o prawie dysponowania nieruchomością na cele budowlane w rozumieniu art. 3 pkt 11) ustawy z dnia 7.07.1994r. prawo budowlane (Dz. U. 2023 poz. 682 ze zm.) przez Veolia.
- 3) upoważnia Lukasza Staniewicza (nr tel. 664 448 488) do podejmowania wszelkich działań w imieniu Wspólnoty Mieszkaniowej związanych z udostępnieniem Veolia nieruchomości w związku z planowaną budową urządzeń ciepłowniczych, w szczególności do:  
-protokolarnego przekazania placu budowy i odbioru terenu po zakończeniu prac,  
Sylwe Kandeoska  
Sylwe Kandeoska
- 4) zobowiązuje Spółkę pod nazwą Veolia Energia Warszawa S.A. do przywrócenia terenu do stanu poprzedniego po każdorazowych czynnościach i pracach na przedmiotowej nieruchomości. Obowiązek utrzymywania urządzeń w należyłym stanie technicznym obciąża Veolia Energia Warszawa S.A.

Ponadto, Zarząd Wspólnoty Mieszkaniowej informuje, że:

- poinformował właścicieli wyodrębnionych lokali o inwestycji Veolia,

Data, czytelne podpisy / pieczętki:

Sylwe Kandeoska


Załączniki:

1. Projekt Zagospodarowania Terenu – mapa podpisana przez Zarząd Wspólnoty
2. Rysunek wejścia do pomieszczenia węża (rzut) podpisany przez Wspólnotę.
3. Rysunek wejścia do pomieszczenia węża (przekrój) podpisany przez Wspólnotę.
4. Kopia uchwały o powołaniu Członków Zarządu Wspólnoty Mieszkaniowej







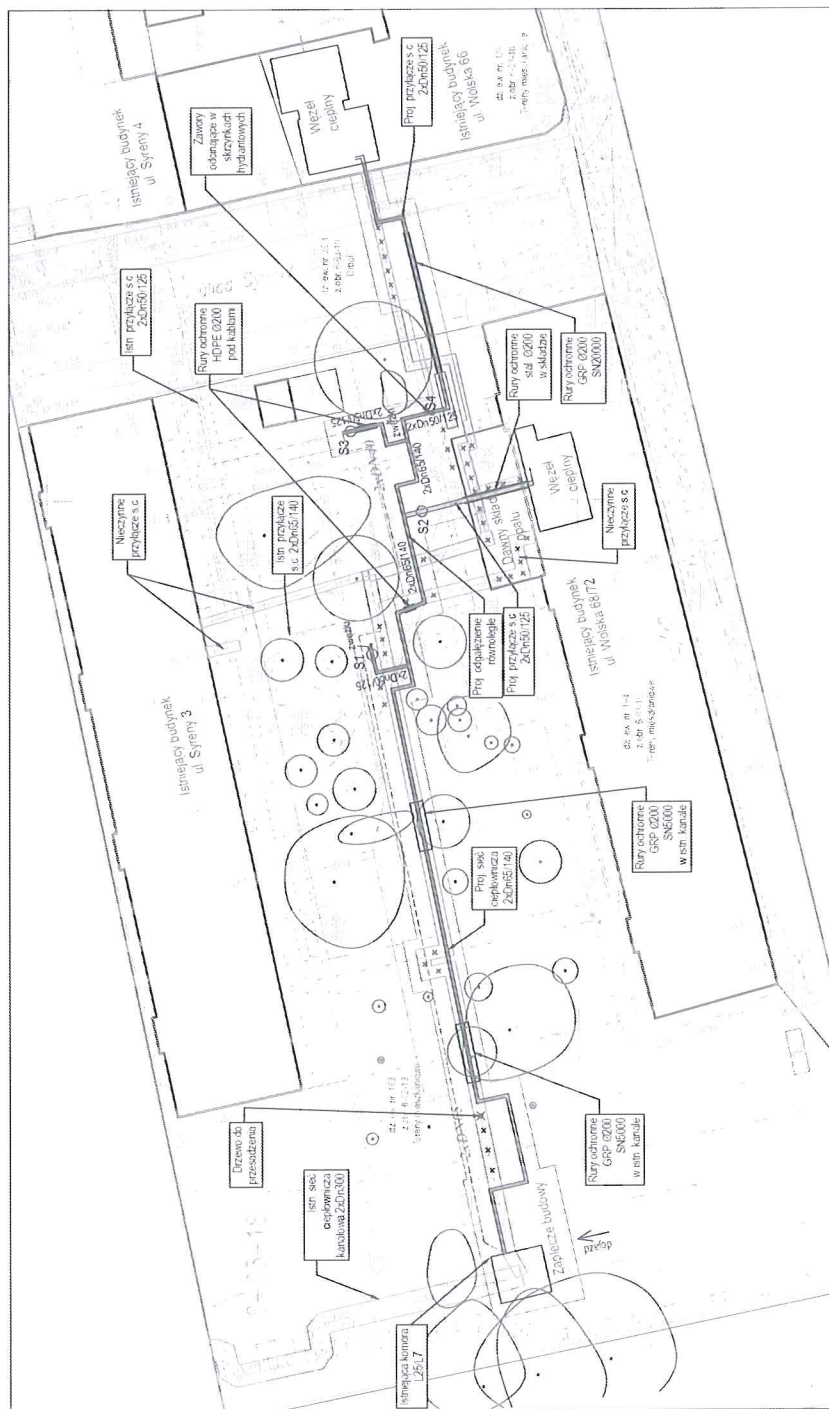




\* skreślić niewłaściwe / nie potrzebne



Oświadczam, iż: oparł technicznie, zawierający rezultat prac geodezyjnych i kartograficznych w wyniku których powstała niniejsza mapa uzyskał pozytywny wynik weryfikacji	Jestem świadomy odpowiedzialności karnej za złożenie fałszywego oświadczenia
Nazwa urzędu, Służby Geodezyjnej i Kartograficznej, który otrzymał zgłoszenie prac	<b>PREZENT MIASTA STOŁECZNEGO WARSZAWY</b>
Identyfikator zgłoszenia prac	BG-WOZ-02-6640-25.337.2025.PGE
Wzrostowo prac geodezyjnych	MAJB+AAST Bogusław Malachowski
Numer i data sporządzenia protokołu zawierającego wynik pozytywnej weryfikacji	BG-WOZ-02-6640-25.337.2025.PGE.131374 z dn. 5.03.2025r.
Imię i nazwisko oraz numer uprawnień zawodowych kierownika prac geodezyjnych	Bogusław Malachowski nr upraw. 157395



LEGENDA:

Sieci ciepłe projektowane	
Sieci ciepłe istniejące	
Sieci ciepłe do demontażu	
Sieci ciepłe do unieczynnienia	
Proj. sieci ciepłe przewidzyczne	
Proj. luki montażowe	
Obrys budynku	
Granice działek	
Istniejąca zielen	
Zielen do likwidacji	
Pas frontu robót z zapleczem	

Inwestor: Veolia Energia Warszawa SA


**Temat: Przebudowa osiedlowej sieci ciepłowniczej od komory L-25/L-7 do budynków przy ul. Wolskiej 66 i 68/72 w Warszawie**

 Brzania: sanitarna	Data: 04 2025	Skala: 1:500	Stadium: Projekt budowlany
Nazwa rys: Projekt zagospodarowania terenu			
Projektował:	Irena Ramlow - Pachocka		
Sprawdził:	Grzegorz Pachocki		
Opracował:	Michał Pachocki		

[illegible]


Slav


A horizontal number line with three tick marks. The tick mark on the left is labeled 82, the middle tick mark is labeled 51, and the right tick mark is labeled 23.



slow 8



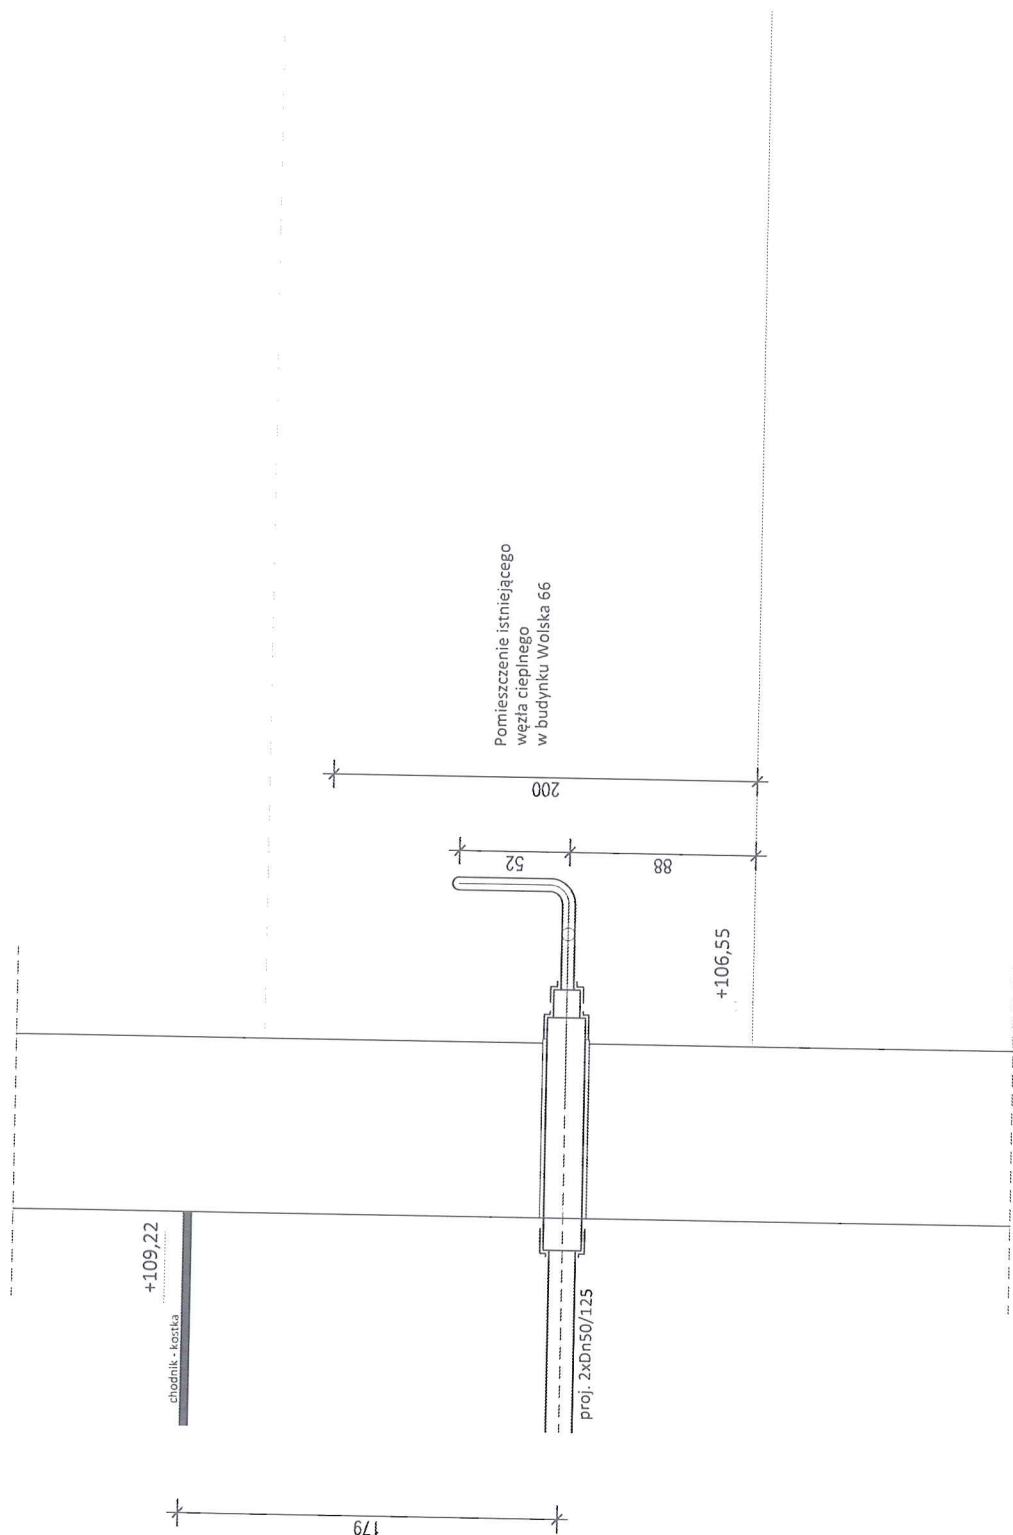

		Inwestor: Veolia Energia Warszawa SA	
		Temat: Przebudowa osiedlowej sieci ciepłowniczej od komory L-25/L-7 do budynków przy ul. Wolskiej 66 i 68/72 w Warszawie	
PROJEKT	Branża: sanitarna	Data: 04.2025	Skala: 1:25
Nazwa rys: Prowadzenie przyłącza w budynku Wolska 66 - przekrój		Stadium: Projekt budowlany	
Projektował: Irena Ramlow - Pachocka	MAZ/0168/PWQS/05		
Sprawdził: Grzegorz Pachocki	MAZ/0092/PWBS/16		
Opracował: Michał Pachocki			

Nr rys.

E

Skocz