

Warszawa, 19.09.2025 r.

Polska Spółka Gazownictwa sp. z o.o.
Oddział Zakład Gazowniczy w Warszawie
ul. Równoległa 4a, 02-235 Warszawa
tel. 22 444 33 33

Dział Zarządzania Majątkiem Sieciowym
Sekcja Ewidencji Majątku i Uzgodnień
ul. Równoległa 4a, 02-235 Warszawa

Biuro Projektowe
AMIGA Andrzej Migasiuk
ul. Narutowicza 30/3
21-500 Biała Podlaska

Nasz znak: PSGWA.ZMSM.763.955.25

Dot.: informacji o sieci gazowej położonej w rejonie przebudowy przyłącza ciepłego do budynku przy ul. Madalińskiego 101 w Warszawie.

Szanowni Państwo,

w odpowiedzi na Państwa pismo z dnia 09.09.2025 r. Polska Spółka Gazownictwa Sp. z o.o. Oddział Zakład Gazowniczy w Warszawie, Sekcja Ewidencji Majątku i Uzgodnień przesyła mapę z naniesioną czynną siecią gazową, pozostającą w naszej eksploatacji, wraz z określonym materiałem i średnicą gazociągu niskiego ciśnienia, zlokalizowaną w rzeczonym rejonie.

Informujemy, iż nie posiadamy danych dotyczących rzędnych wysokościowych posadowienia gazociągu w tym rejonie. W celu uzyskania brakujących rzędnych, dla Państwa zadania inwestycyjnego, należy dokonać odkrywek w celu ich faktycznego ustalenia.

Prace w zbliżeniu z siecią gazową należy prowadzić ręcznie pod nadzorem Polskiej Spółki Gazownictwa Sp. z o.o. W sprawie nadzoru należy skontaktować się z Gazownią Warszawa Centrum, ul. Lewicka 12, 02-547 Warszawa, e-mail: gazownia.warszawa.centrum@psgaz.pl, infolinia 22 444 33 33. W przypadku uszkodzenia sieci gazowej, podmiot realizujący zadanie będzie obciążony kosztami usunięcia awarii oraz poniesionych strat paliwa gazowego.

Z poważaniem
Specjalista
ds. Zarządzania Majątkiem Sieciowym



Klaudia He-Gardecka

Pismo sporządziła:
Marzena Lindstedt, tel. 22 667 33 01, email: marzena.lindstedt@psgaz.pl

Załączniki:

- Mapa z naniesioną czynną siecią gazową-szt. 1

Jestem świadomy odpowiedzialności karnej za złożenie fałszywych oświadczeń. Oświadczam, że operat techniczny zawierający rezultaty prac geodezyjnych w wyniku których powstał niniejszy dokument uzyskał pozytywny wynik weryfikacji.

Identyfikator zgłoszenia prac geodezyjnych: BG-WOZ-OZ.6640.7453.2025.PGE

Organ służby geodezyjnej, który otrzymał zgłoszenie: Prezydent m.st. Warszawy

Wykonawca prac geodezyjnych: ASPOL-GEO Arkadiusz Sobień 03-144 Warszawa, ul. Światowida 14/146 tel. 510-659-096

Nr oraz data sporządzenia dokumentu BG-WOZ-OZ.6640.7453.2025.PGE_140719 zawierającego wynik pozytywnej weryfikacji: 28.07.2025

Imię i nazwisko oraz nr uprawnień zawodowych kierownika prac: GEODETA UPRAWNIONY mgr inż. Arkadiusz Sobień upr. GUGK Nr 21856 zakres uprawnień 1,4

ASPOL-GEO
Arkadiusz Sobień
03-144 Warszawa, ul. Światowida 14/146
NIP: 948-230-17-90, REGON: 361466204
tel. 510-659-096, email: aspolgeo@gmail.com

MAPA DO CEL
SK
PL-E TRF 89, układ wsp. płas

ASPOL-GEO
GEODEZJA

MAPA DO CELÓW
PROJEKTOWYCH

Terenu położonego w:
Woj. mazowieckie
Powiat: m.st. Warszawa
Jedn. ewidencyjna: 146505_8 Mokotów
Obręb: 146505_8.0117: 146505_8.0109
Obręb (nazwa): 1-01-17; 1-01-09
Działka: 2/5; 11/1; 45/4; 46/12; 46/10; 46/8; 46/9; 46/11; 46/14; 18/1; 19/1; 11/15; 11/14; 11/13; 11/12; 11/11; 11/10; 11/9; 11/8; 5/3; 5/2; 3/5; 3/4; 3/3; 7/6; 1-4/2; 6/2; 2/6; 4/1; 45/3; 9/8; 46/15; 46/13; 46/5; 14; 13; 12; 11/7; 11/6; 11/5; 5/1; 11/4; 11/3; 11/2; 10; 103 (1-01-17); 60/3 (1-01-09)
Ul. Madalińskiego


Oznaczenie kancelaryjne pracy geodezyjnej

Skala 1:500
Układ współrzędnych mapy PL-2000
Układ wysokości mapy PI-EVRF 2007-NH
Mapa zaktualizowana w granicach oznaczonych
Kolorem niebieskim w miesiącu lipiec 2025

BG-WOZ-OZ.6640.7453.2025.PGE

Geodeta Uprawniony
mgr inż. Arkadiusz Sobień
Upr. GUGK nr 21856

Warszawa, dn. 23.07.2025

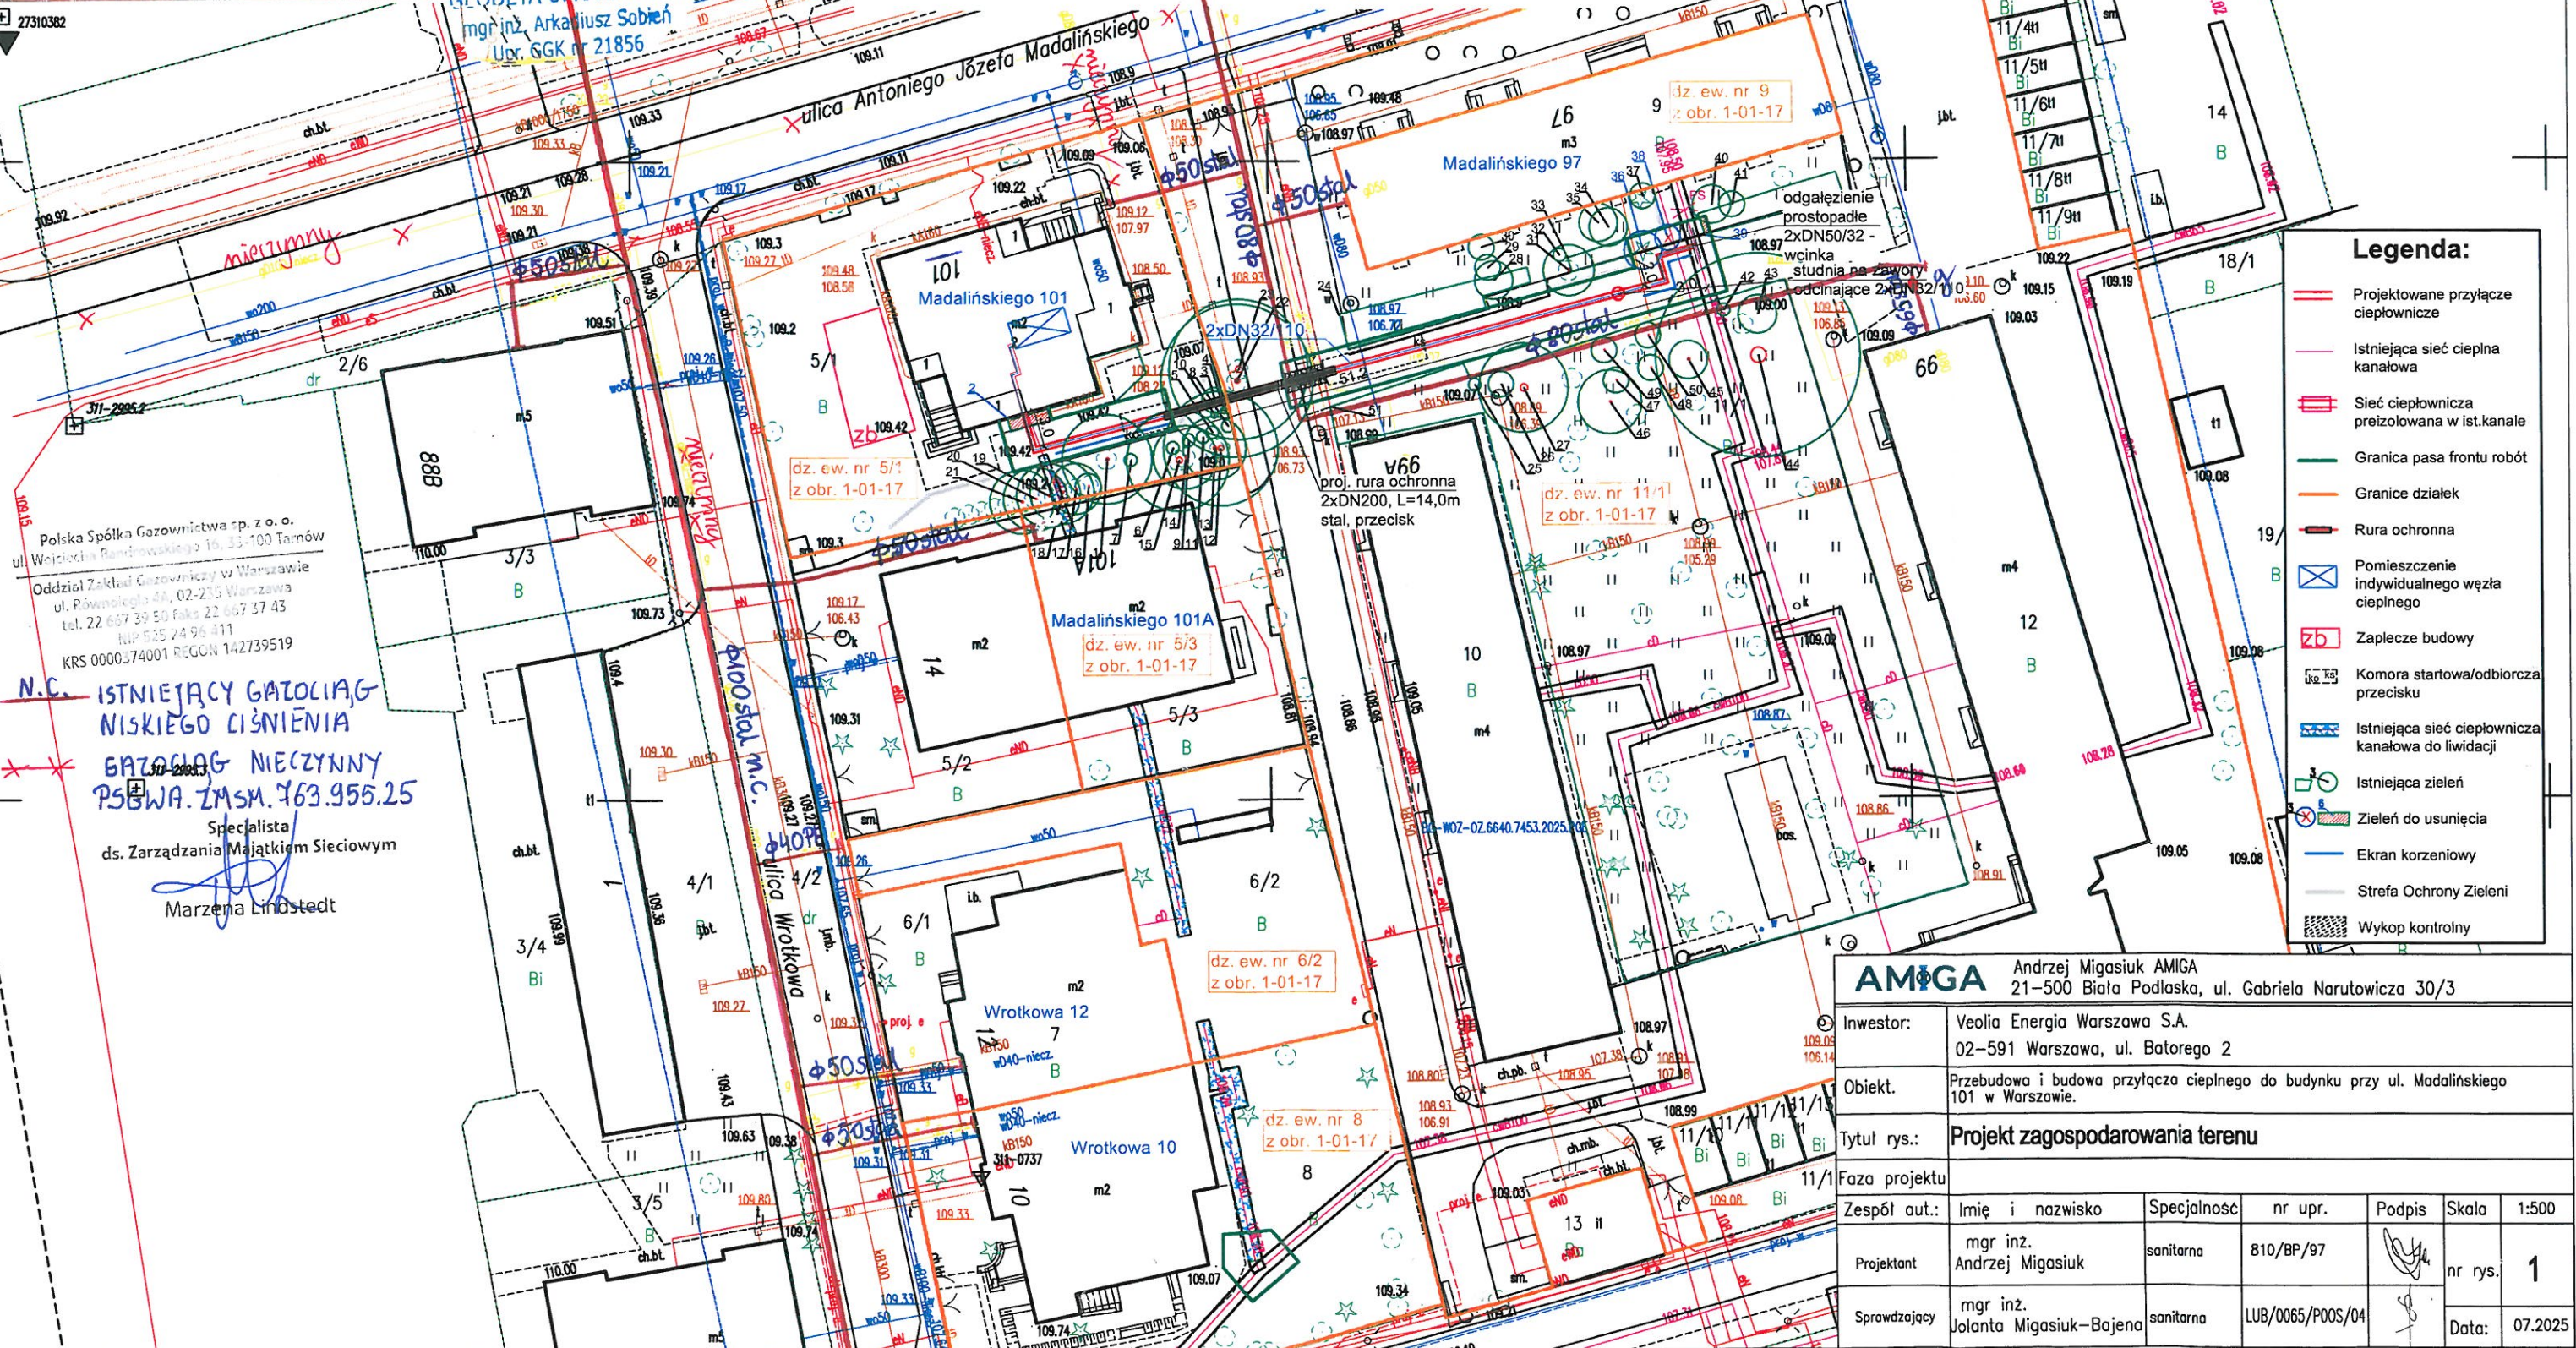


- Legenda:**
- Projektowane przyłącze ciepłownicze
 - Istniejąca sieć ciepłownicza kanałowa
 - Sieć ciepłownicza przeizolowana w ist. kanale
 - Granica pasa frontu robót
 - Granice działek
 - Rura ochronna
 - Pomieszczenie indywidualnego węzła ciepłowniczego
 - Zaplecze budowy
 - Komora startowa/odbiorcza przecisku
 - Istniejąca sieć ciepłownicza kanałowa do likwidacji
 - Istniejąca zielen
 - Zielen do usunięcia
 - Ekran korzeniowy
 - Strefa Ochrony Zieleni
 - Wykop kontrolny

N.C. ISTNIEJĄCY GAZOLAG NISKIEGO CIŚNIENIA
GAZOLAG NIECZYNNY
PSWA. ZMSM. 463.955.25

Specjalista
ds. Zarządzania Majątkiem Sieciowym
Marzena Lindstedt

AMIGA

Andrzej Migasiuk AMIGA
21-500 Biała Podlaska, ul. Gabriela Narutowicza 30/3

Inwestor:	Veolia Energia Warszawa S.A. 02-591 Warszawa, ul. Batorego 2					
Obiekt:	Przebudowa i budowa przyłącza ciepłego do budynku przy ul. Madalińskiego 101 w Warszawie.					
Tytuł rys.:	Projekt zagospodarowania terenu					
Faza projektu						
Zespół aut.:	Imię i nazwisko	Specjalność	nr upr.	Podpis	Skala	1:500
Projektant	mgr inż. Andrzej Migasiuk	sanitarna	810/BP/97		nr rys.	1
	mgr inż. Jolanta Migasiuk-Bajena	sanitarna	LUB/0065/P00S/04			
Sprawdzający					Data:	07.2025